


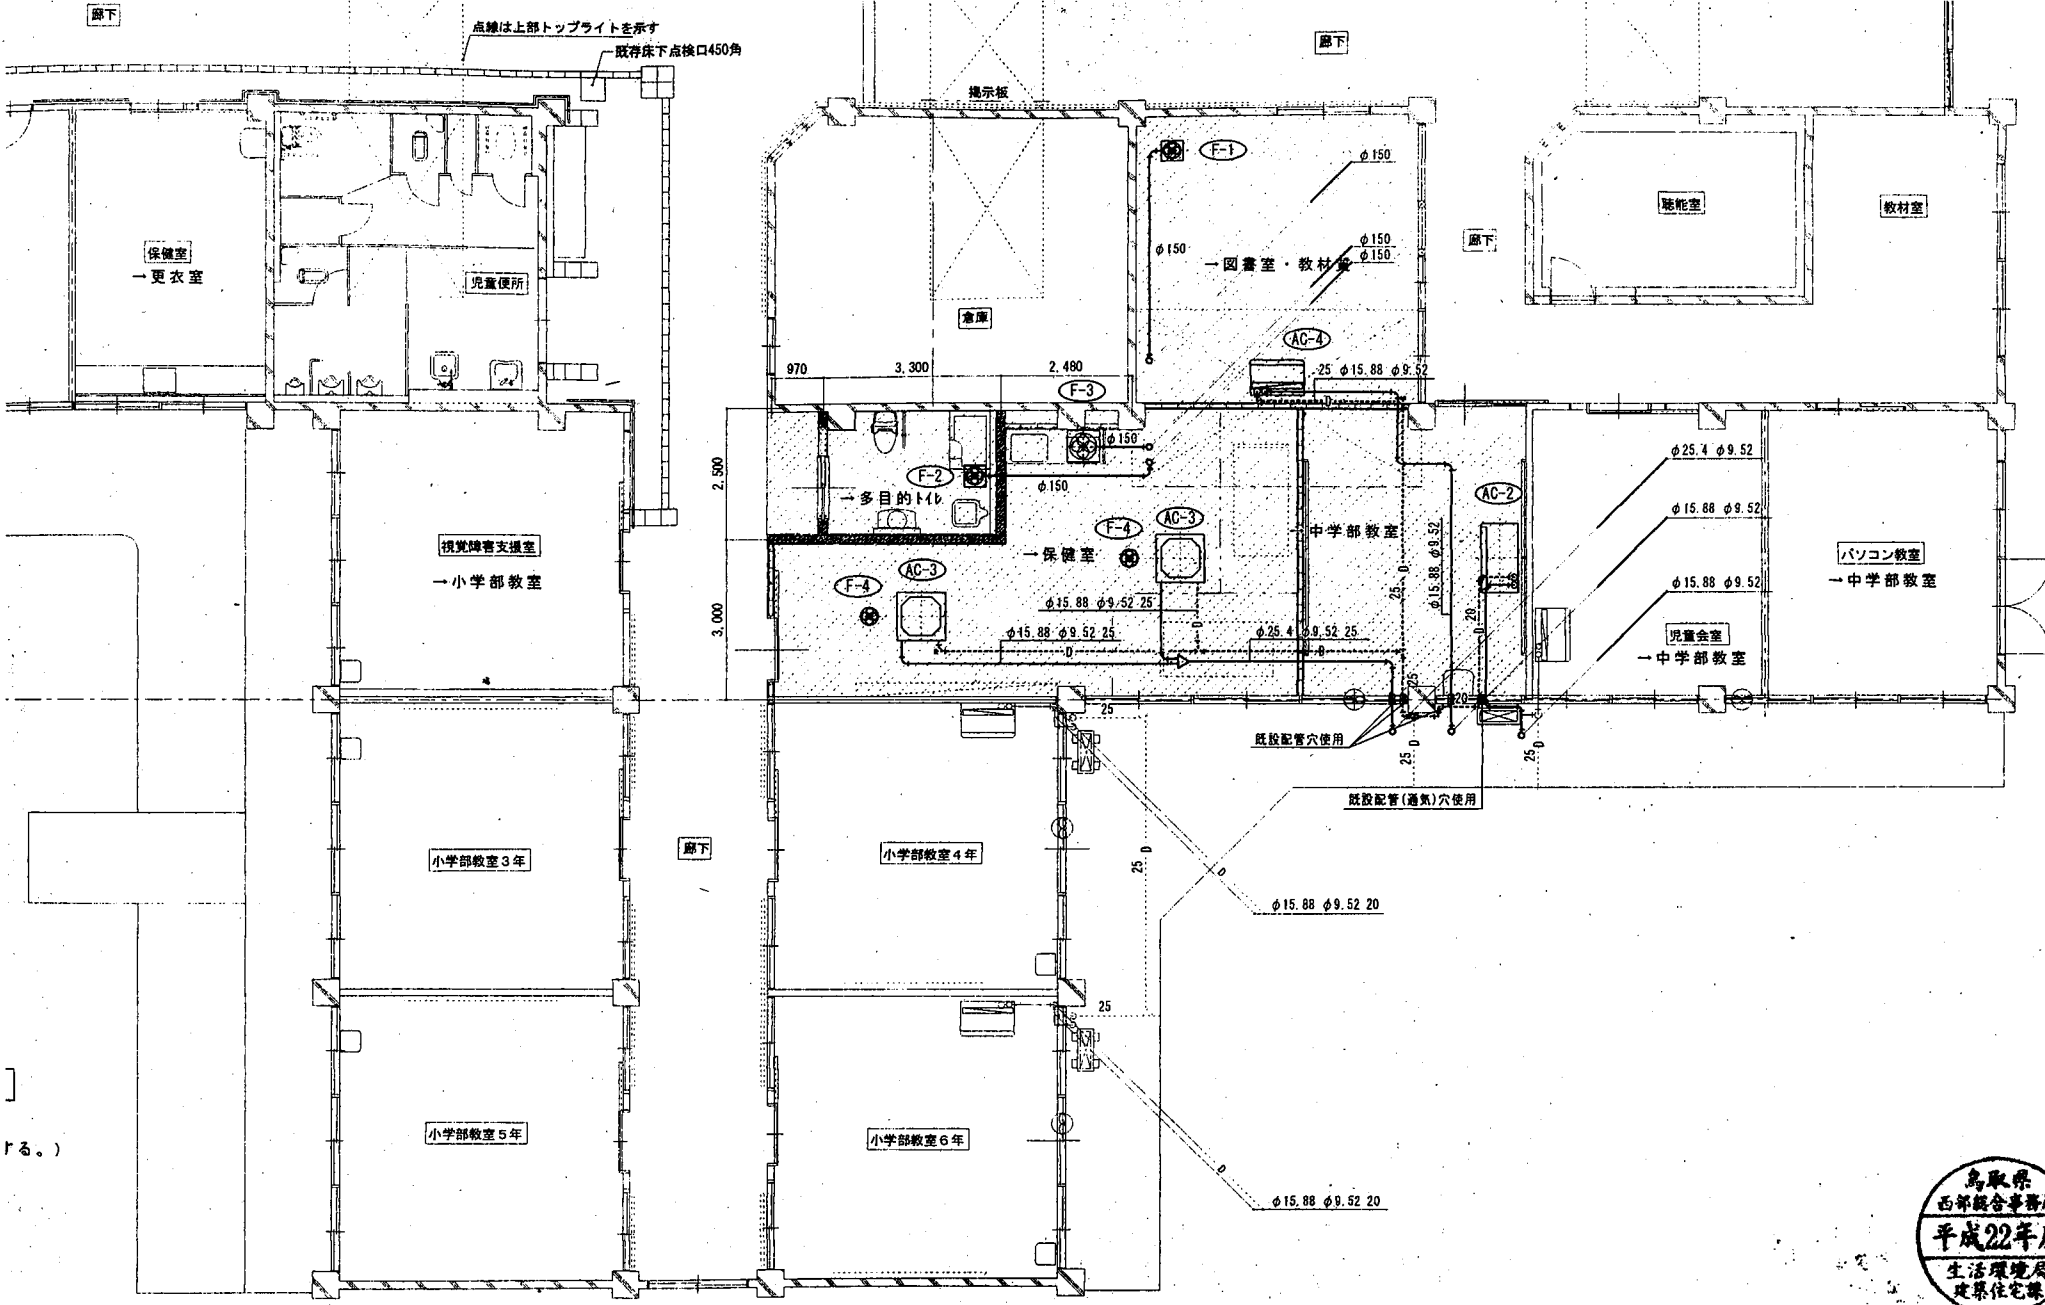

工事名				検閲	担当	作図	所在地	設計年月日	縮尺	図面名	図面番号
県立鳥取聖学校ひまわり分校小中学部内部改修工事(機械設備)					有木	竹田	鳥取県米子市西福原6丁目3番58号		1/100	1階冷暖房・換気設備配管図(改修後)	M-7
							(有) 米子桂設計事務所				13
							事務所登録 鳥取県知事 第20-481号				
							1級建築士登録第93622号 有木 廣				

