


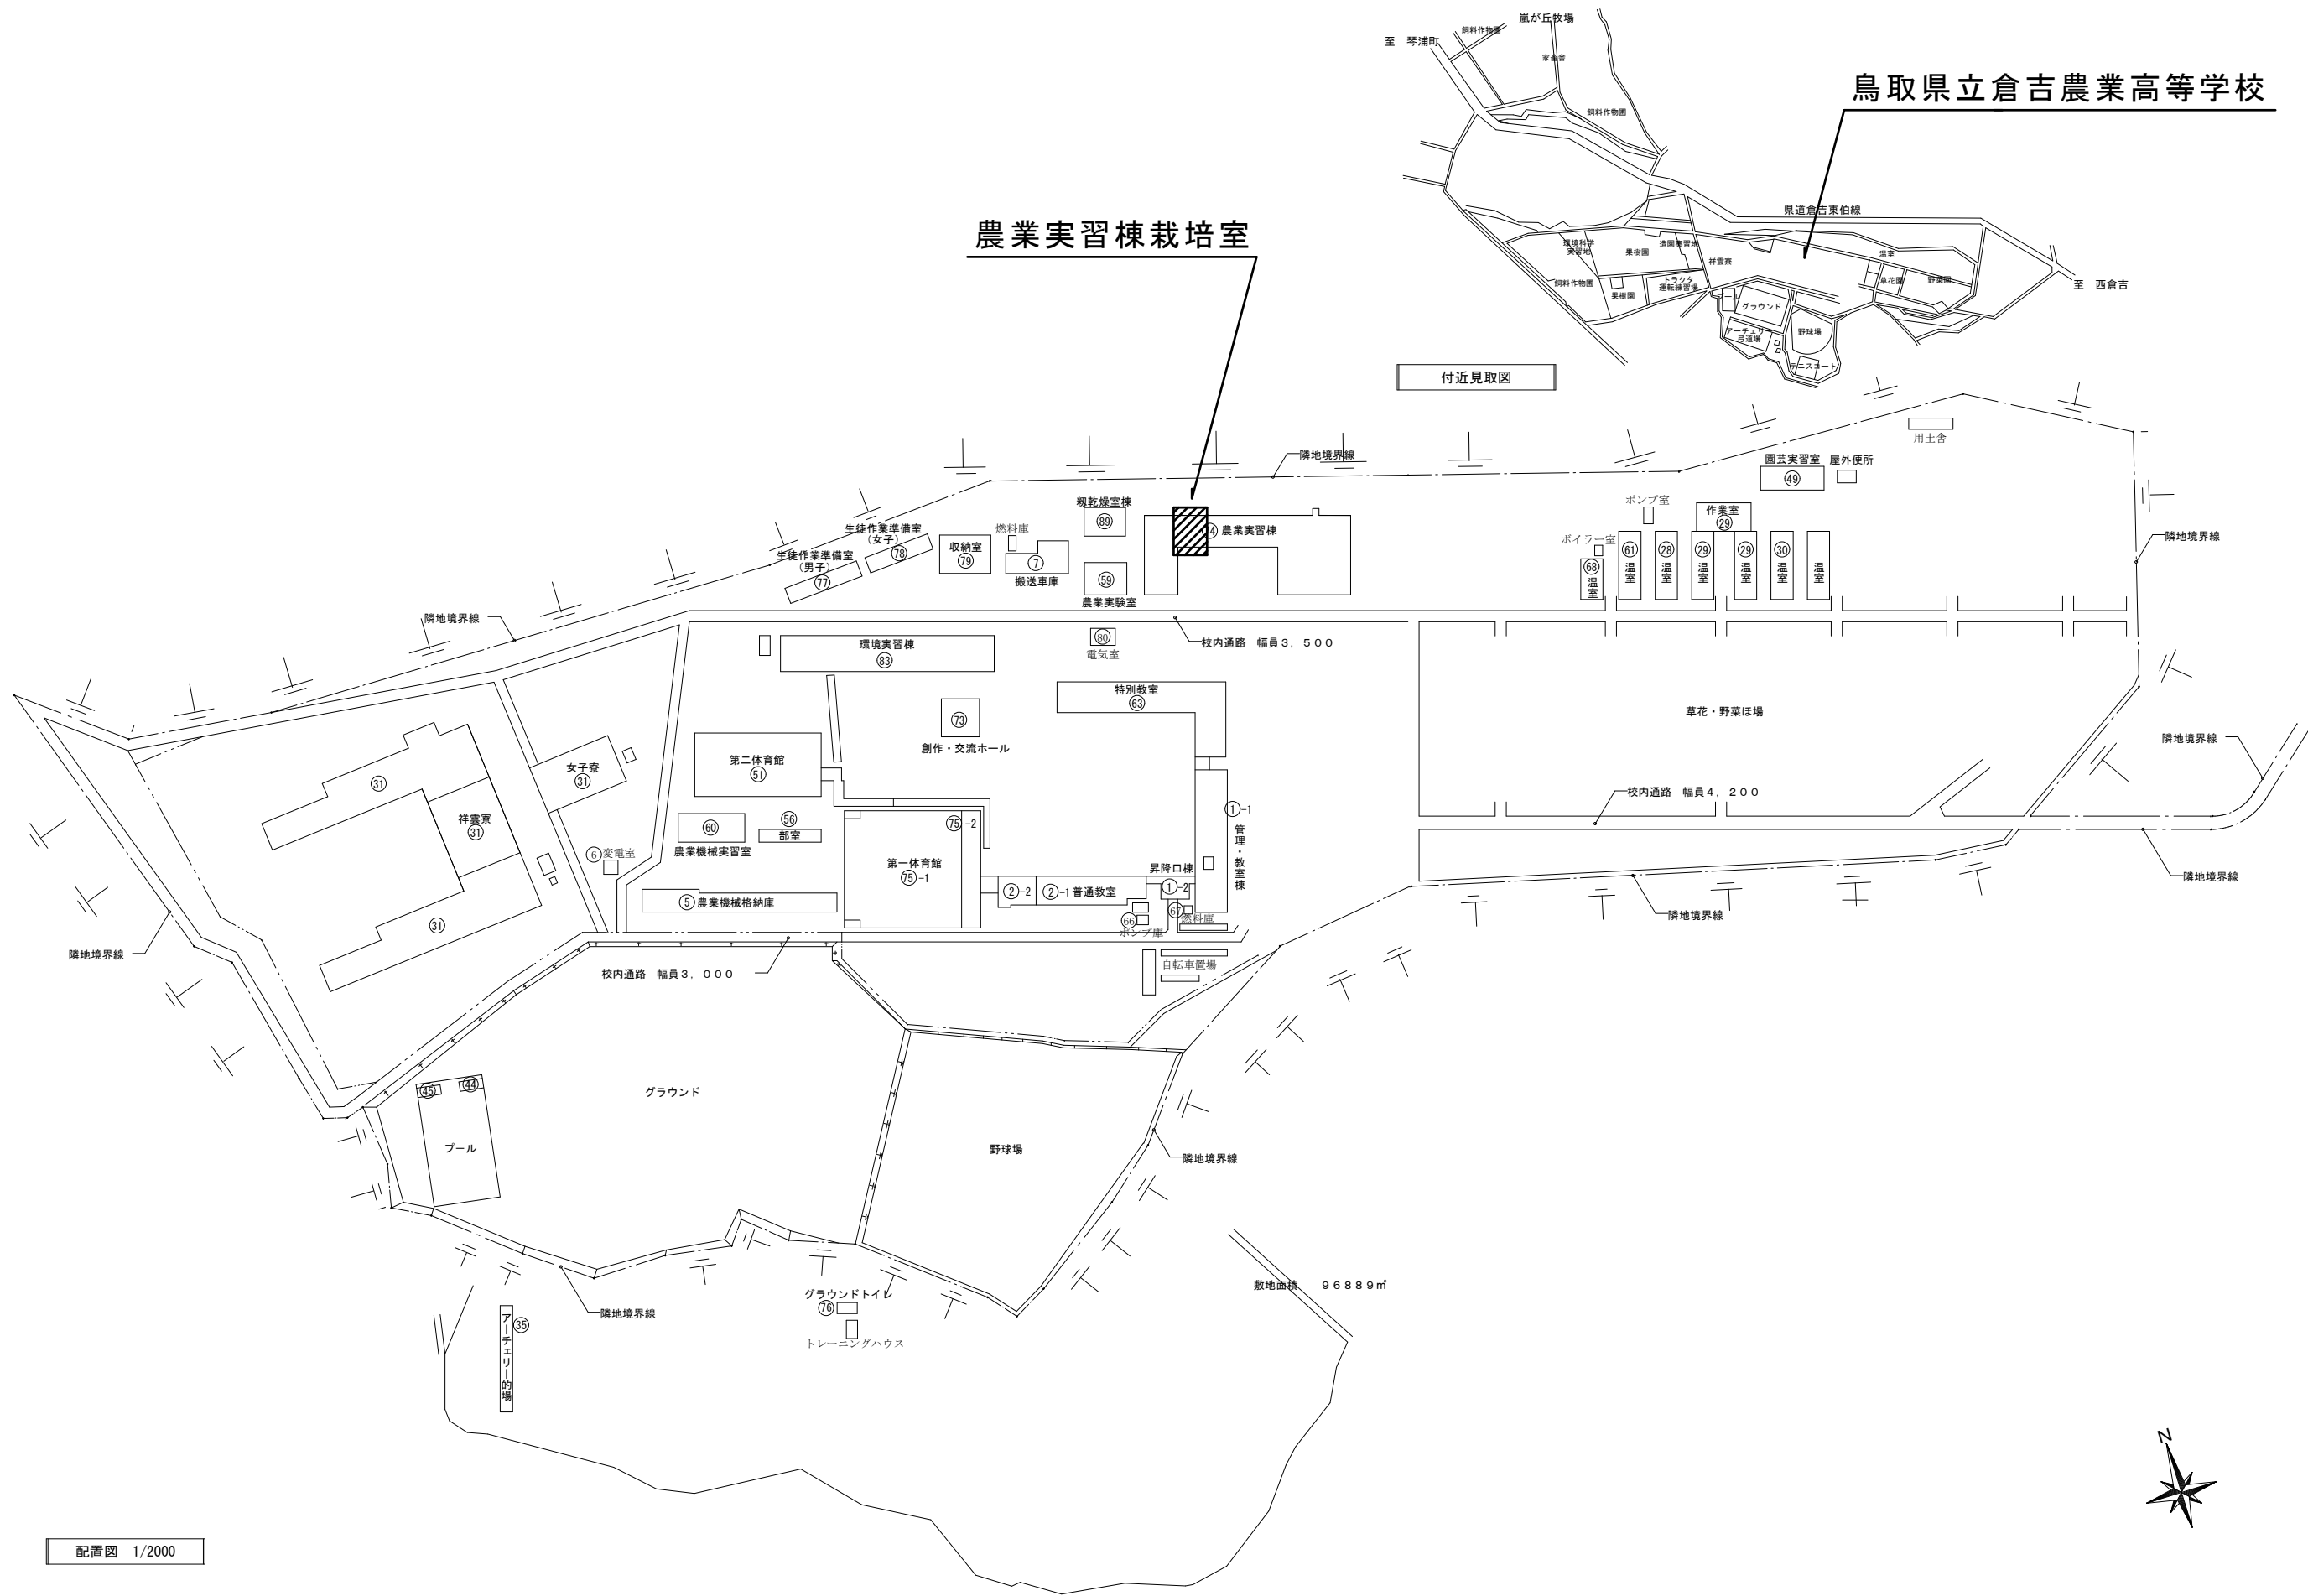

配置図 1/2000



	鳥取県立倉吉農業高等学校 鳥取県倉吉市大谷166-1	CHECK	DRAWING	縮尺 A3: 1/2000	業務名称 県立倉吉農業高等学校農業実習棟栽培室空調設備更新業務	図面番号 1/2 NO
				設計年月日 R7.11	図面名称 配置図、付近見取図	